


令和6年度畑地帯総合整備事業 (担手支援) 小林東部第1地区 畑地かんがい末端散水器材調達その1

計画平面図

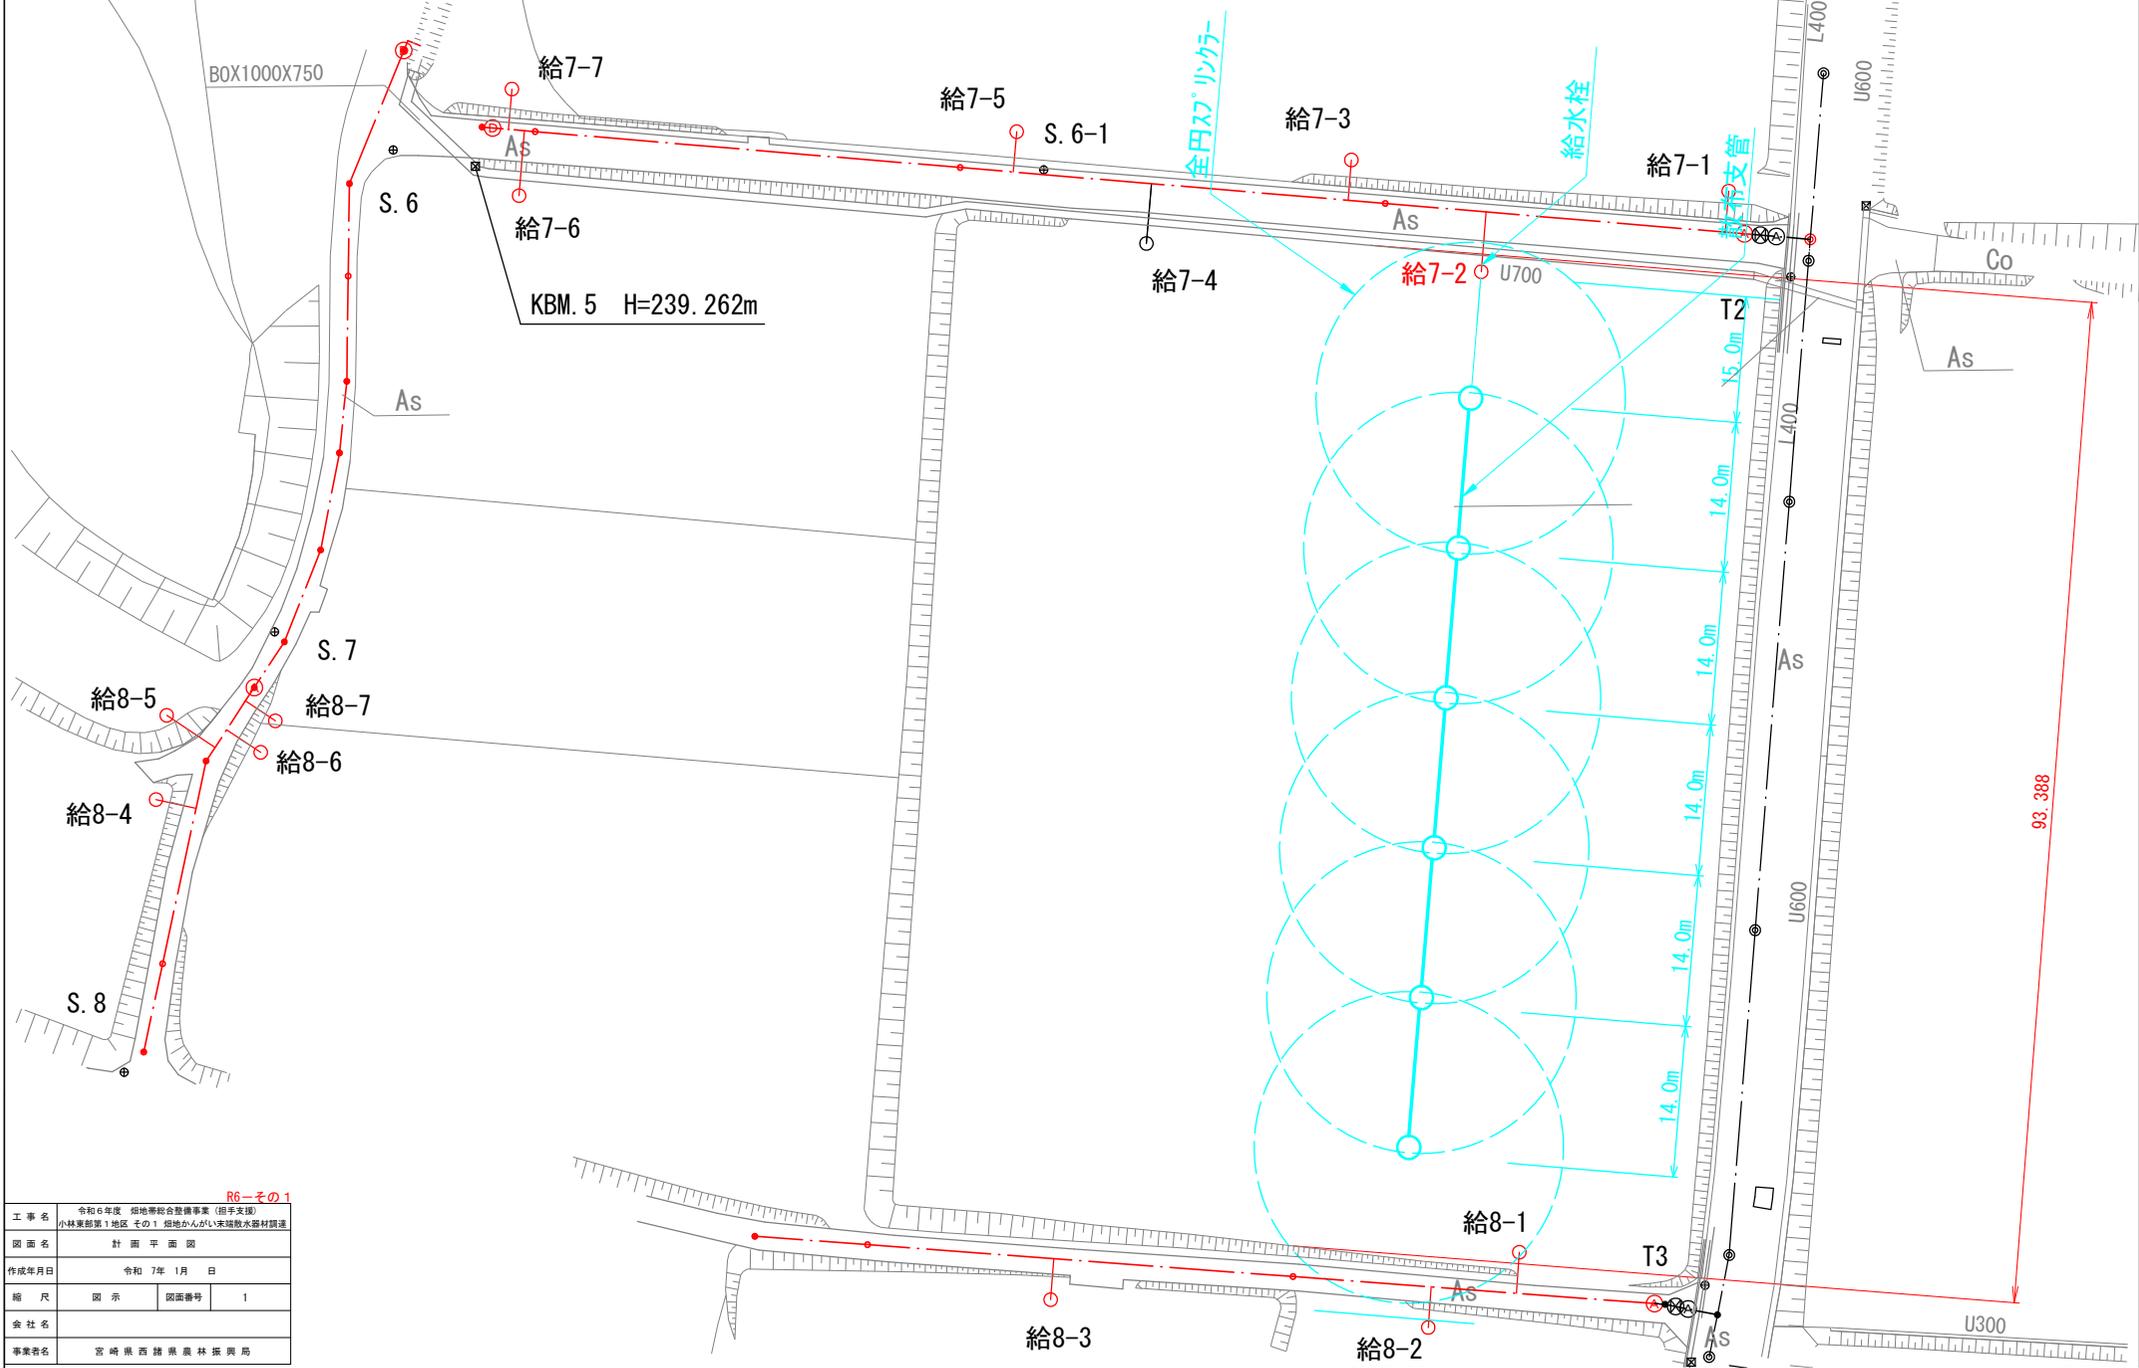

R6-その1


工事名	令和6年度 畑地帯総合整備事業 (担手支援) 小林東部第1地区 その1 畑地かんがい末端散水器材調達		
図面名	計画平面図		
作成年月日	令和7年1月日		
縮尺	図示	図面番号	1
会社名			
事業者名	宮崎県西諸県農林振興局		

令和6年度畑地帯総合整備事業 (担手支援) 小林東部第1地区 畑地かんがい末端散水器材調達その1

構造図


立上り式スプリンクラー 詳細図

Non Scale

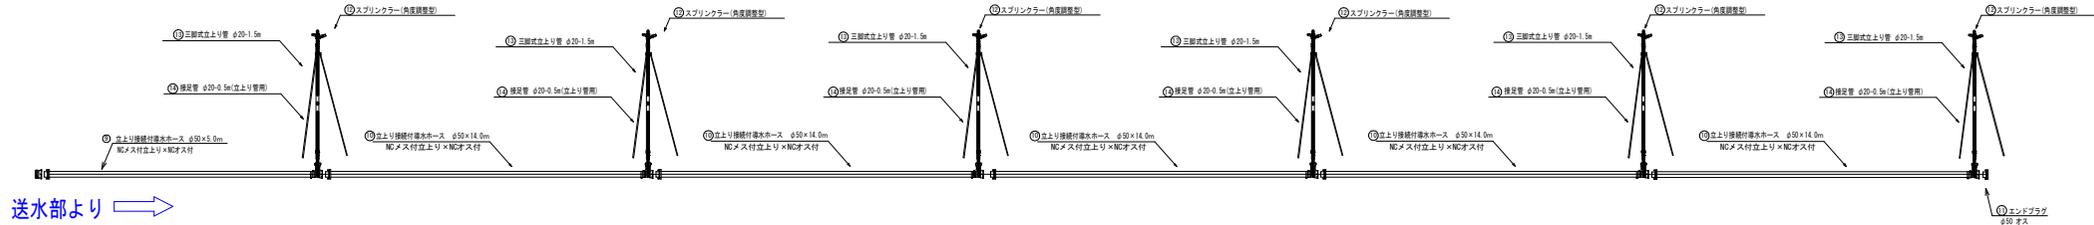

取水部 詳細図

Non Scale

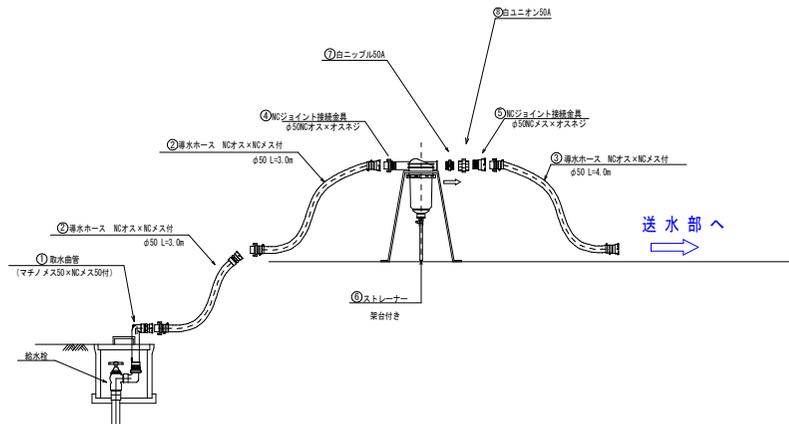

部位	番号	品物	規格	個数	単位	備考
取水部	①	取水曲管	φ50 (マチノメス50×NCメス50付)	1.0	個	
	②	導水ホース(NCオス×NCメス付)	φ50 L=3.0m	2.0	本	
	③		φ50 L=4.0m	1.0	本	
	④	NCジョイント接続金具	φ50NCオス×オスネジ	1.0	個	
	⑤	NCジョイント接続金具	φ50NCメス×オスネジ	1.0	個	
	⑥	ストレーナー(架台付)	φ50 ディスク式ポリ製メッシュ40~140対応	1.0	基	
	⑦	白ニップル	50A	1.0	個	
	⑧	白ユニオン	50A	1.0	個	
散水部	⑨	立上り接続付導水ホース (NCメス付立上り×NCオス付)	φ50×5.0m	1.0	本	
	⑩		φ50×14.0m	5.0	本	
	⑪	エンドブラグ	φ50 オス	1.0	個	
	⑫	スプリンクラー(角度調整型)	360° まで対応可	6.0	基	
補足部材	⑬	三脚式立上り管	φ20-1.5m	6.0	基	
	⑭	接足管	φ20-0.5m(立上り管用)	6.0	基	
		白チーズ	50A	1.0	個	
		白エルボ	50A	2.0	個	
	導水ホース(NCオス×NCメス付)	φ50×8.0m	2.0	本		
	エンドブラグ	φ50 オス	1.0	個		

R6-その1

工事名	令和6年度 畑地帯総合整備事業 (担手支援) 小林東部第1地区 その1 畑地かんがい末端散水器材調達		
図面名	構造図		
作成年月日	令和7年1月 日		
縮尺	図示	図面番号	2
会社名			
事業者名	宮崎県西諸県農林振興局		